


Legende Elektrotechnik

	Schalterkasten		Rauchmelder
	Schalterkasten 300V		Rauchmelder Zwischendecke
	Wechselschalter		Thermomelder
	Serienschalter		Druckknopfmelder
	Kreuzschalter		Elitzwiche
	Not-Aus		Brandmeldezentrale
	Tastermmer		Feuerwarnfortschrittszentrale
	Taster		Feuerwarnrichtung
	Taster-Kontroll		Feuerwarnklärspektor
	Jülichschalter		Sirene
	Schließerschalter		
	Dimmungschalter		
	Aufheißer		
	Präsenzmelder		
	Bewegungsmelder Wand		
	Lastwerk		
	Klingelkiste		
	Gegensprechanlage		
	Türthor		
	Raumtemomat		
	Motor		
	Lüfter		
	Rangierventilator		
	Bodenank		FBA-Melder
	Erd-Potentialausgleich		FBA-Taster
	Bohrer		FBA-Zentrale
	Notlicht Decke		Leuchtenanschluß Allgemein
	Notlicht Wand		Leuchtenanschluß Wand
	Fluchtweg einrich		Langleuchte
	Fluchtweg zwei Richtungen		Polleuchte
	Fluchtweg doppelt		Fluchtweg doppelt
			Downlight
	Laubrecher Wand		Fluchtweg-Öfther
	Laubrecher Decke		Fluchtweg-Öfther
	Uhr		Fluchtweg-Öfther
	Anwesenheitszoner		
	Zimmleuchte		
	Zugsator		

LEGENDE AUSSPARUNGEN ELEKTRO

	Kernbohrung		E-KB Elektro-Kernbohrung
	Wandschiltz		E-SWS Elektro-senkr. Wandschiltz
	Deckendurchbruch		E-DD Elektro-Deckendurchbruch
	Wanddurchbruch		E-FBD Elektro-Fußbodendurchbruch
			E-WD Elektro-Wanddurchbruch
			OK-UKD Oberkante-Unterkante Decke
			UK-OKFFB Unterkante-Oberkante Fertigfußboden

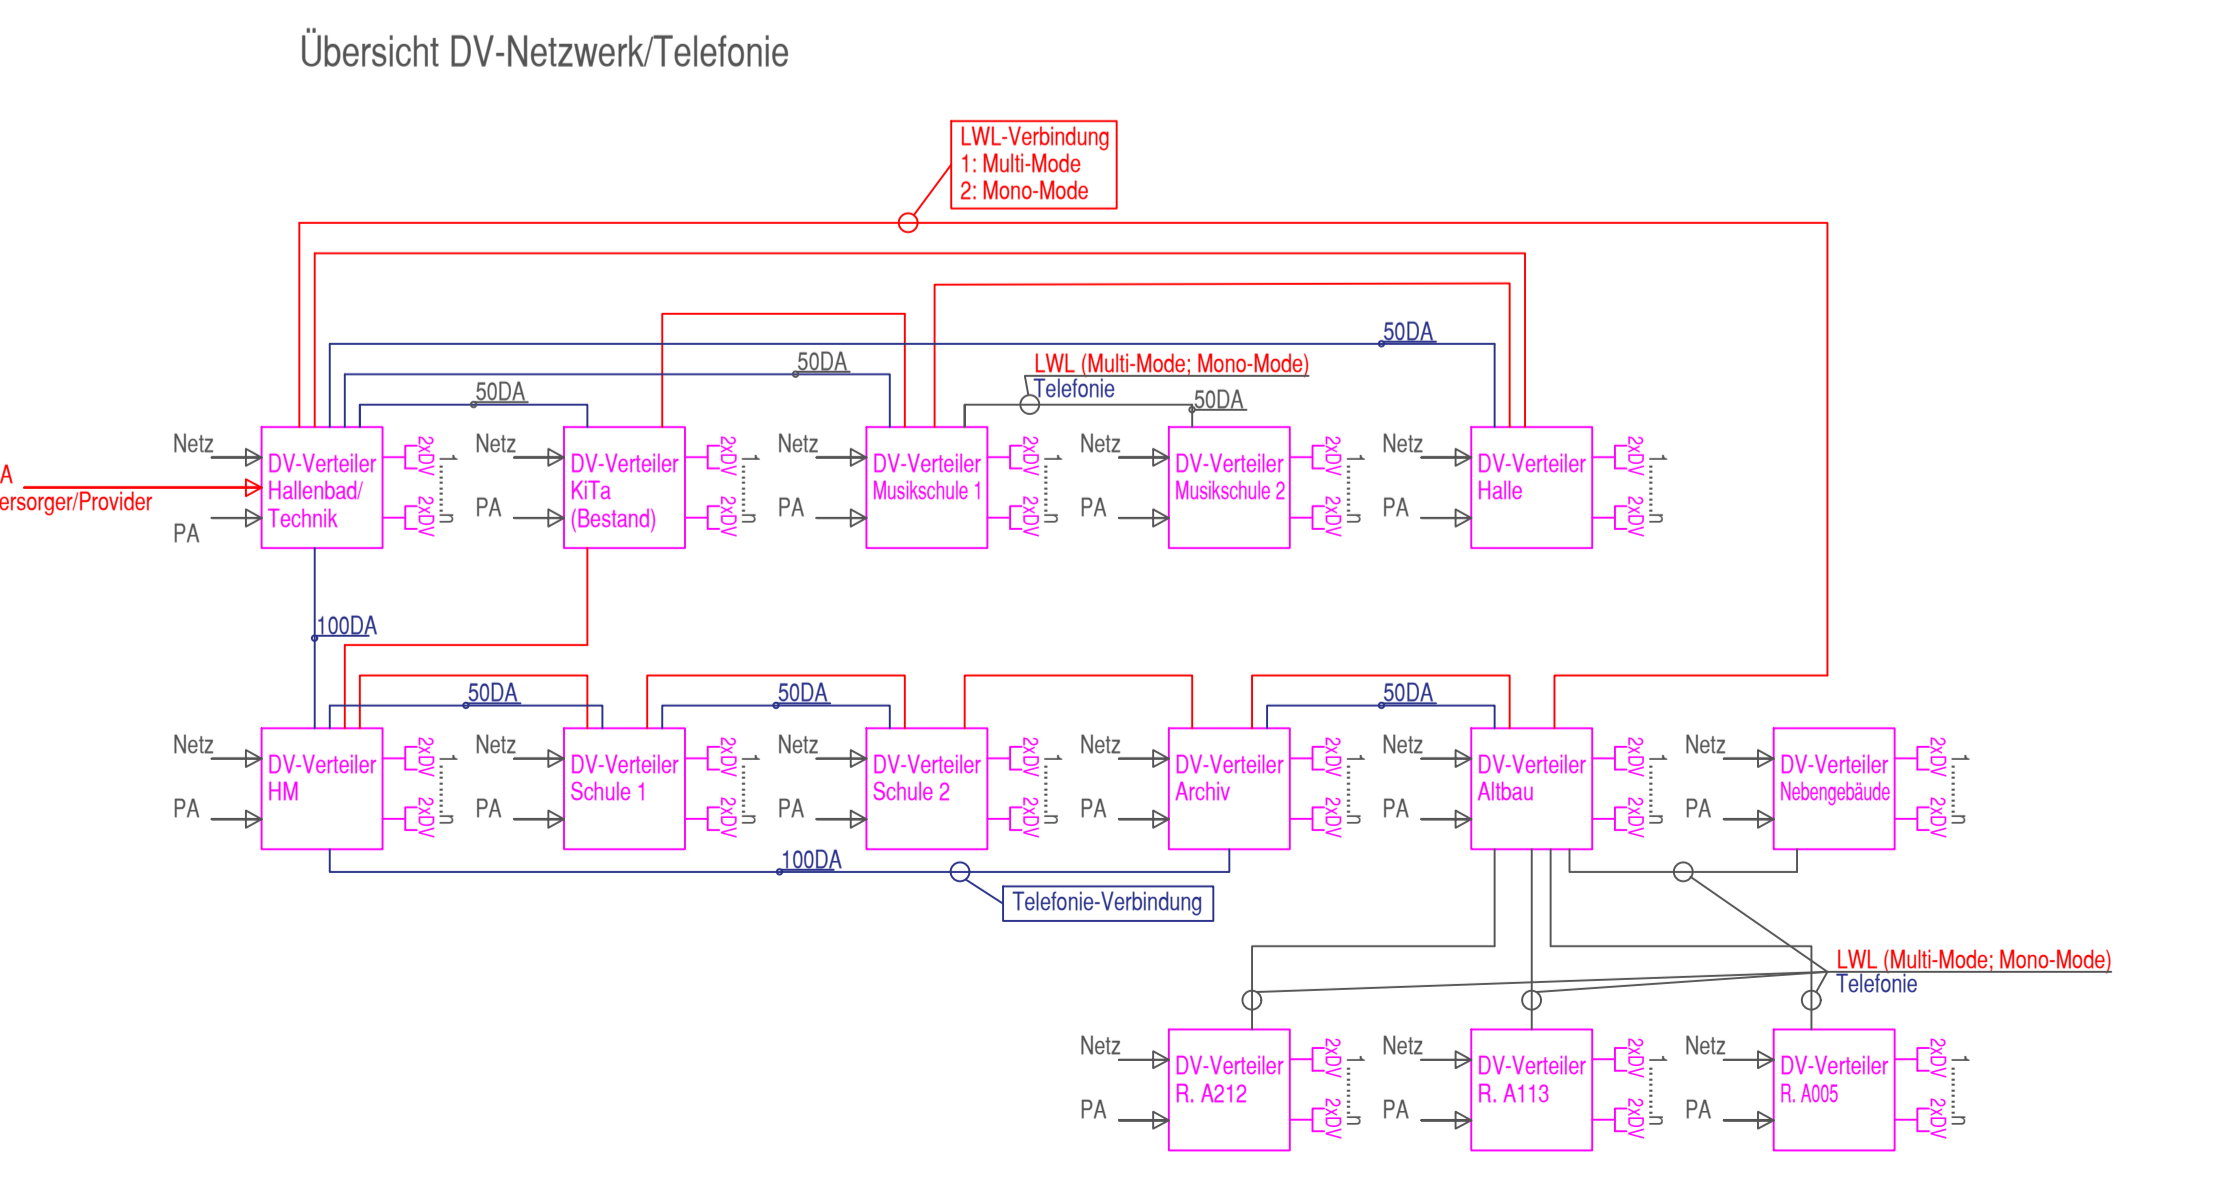

NORDEN													
<table border="1"> <tr> <td>Änderungen</td> <td></td> </tr> <tr> <td>Index</td> <td></td> </tr> <tr> <td>A</td> <td>22.09.21</td> </tr> <tr> <td>Index</td> <td>datum</td> </tr> <tr> <td>name</td> <td>plan aktualisiert</td> </tr> <tr> <td>beschreibung der Änderung</td> <td></td> </tr> </table>		Änderungen		Index		A	22.09.21	Index	datum	name	plan aktualisiert	beschreibung der Änderung	
Änderungen													
Index													
A	22.09.21												
Index	datum												
name	plan aktualisiert												
beschreibung der Änderung													
<p>Schulzentrum Langenargen</p>													
<p>Dachgeschoss Übersichtsplan</p>													
<p>Gemeinde Langenargen Obere Seesstrasse 1 88085 Langenargen</p>													
<p>3D WELT 88279 Amtzell Föhlerweide 39</p>													
<p>PLANUNGSBÜRO MINIFRED STRAUB Büro für elektrotechnische Gebäudeausrüstung</p>													
<p>Altemannstr. 10 88060 Tettnang/Laimnau</p>													
<p>Tel. 07543952782 email: straub@pb-straub.de mobil 0171 1423768</p>													
<p>Elektroinstallation Entwurf</p>													
<p>plannummer 21-01-001_2_A maßstab 1:100 plandatum 01.09.21 plangröße 1560x912 planzustand xx.xx.xxxx</p>	<p>plannummer 21-01-001_2_A maßstab 1:100 plandatum 01.09.21 plangröße 1560x912 planzustand xx.xx.xxxx</p>												